



Rzut parteru
 Układ poziomów kanalizacji sanitarnej
 Budynek objęty opracowaniem

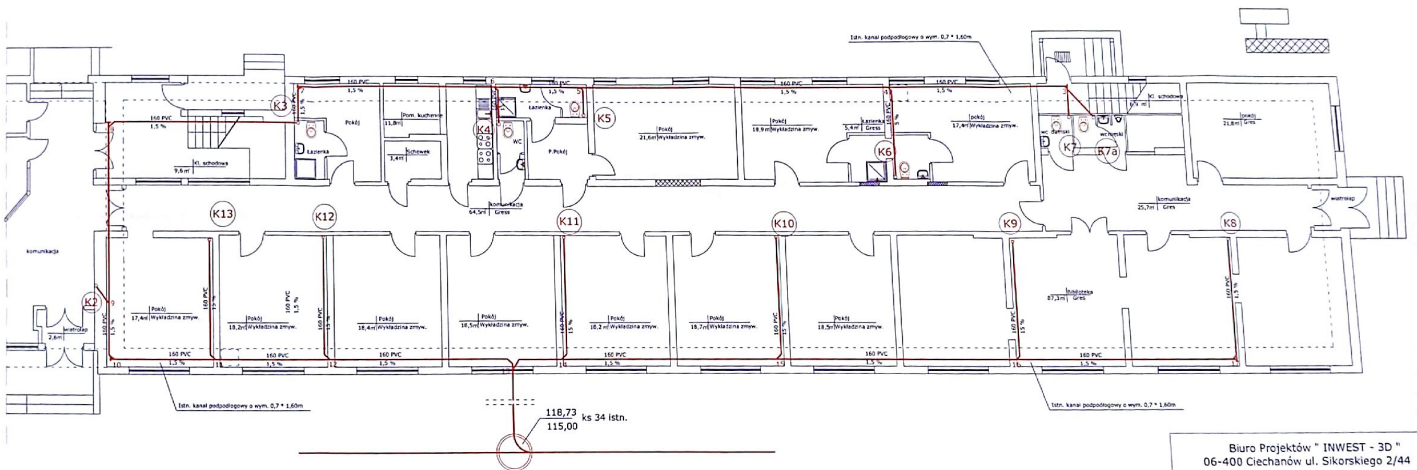

Biuro Projektów "INWEST - 3D"	
06-400 Ciechanów ul. Sikorskiego 2/44	
Objekt - Dom Studenta - przebudowa pokoi mieszkalnych z 3-osob. na 2-osob. z węzłem sanitarnym	Skala: 1 : 100
Adres - Ciechanów ul. Narutowicza	Data: 10.2020
Projektant - Andrzej Kwiatkowski	Nr rys. <i>Andrzej Kwiatkowski</i>
Nazwa rysunku - Instalacja wod. Kan.	1

Rzut parteru
Budynek objęty opracowaniem

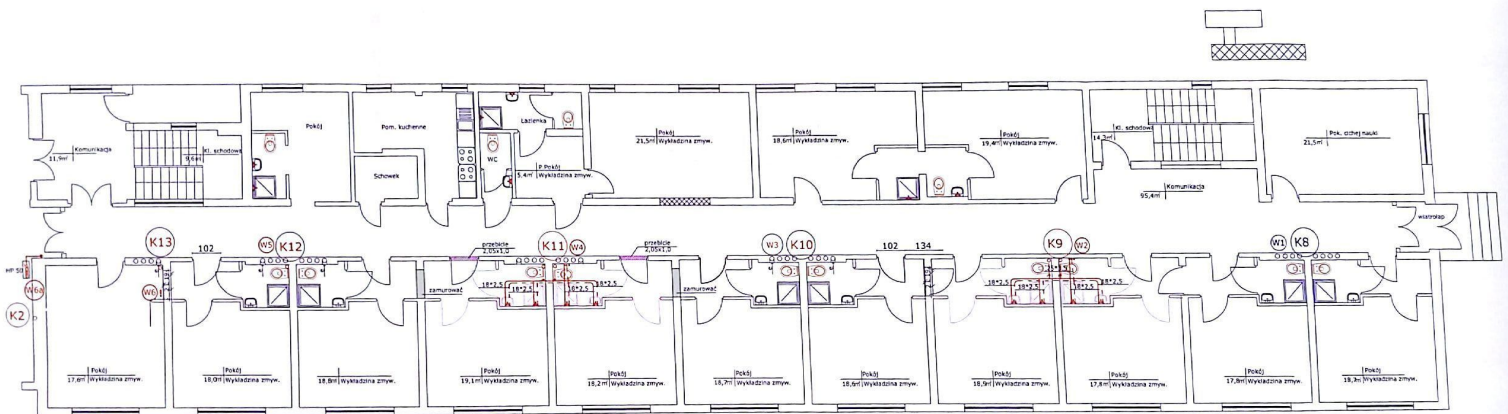


UWAGA : Do wykonania instalacje wokół pionów K11, W4, K9, W2.

Biuro Projektów "INWEST - 3D" 06-400 Ciechanów ul. Sikorskiego 2/44	
obiekt : Dom Studenta - przebudowa pokoi mieszkalnych z 3-osob. na 2-osob. z węzłem sanitarnym	Skala: 1 : 100
Adres : Ciechanów ul. Narutowicza	Data : 10.2020
Projektant : Andrzej Kwiatkowski Upr. Cie-69/87	Nr rys.
Nazwa rysunku : Instalacja wod. - kAd	3

Rzut I piętra

Budynek objęty opracowaniem

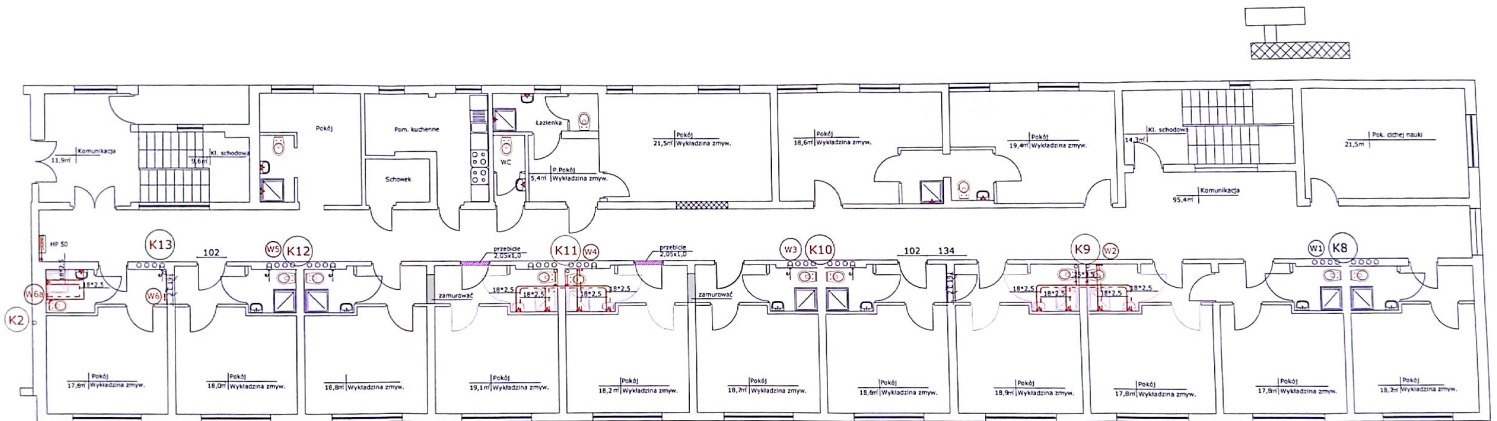


UWAGA : Do wykonania instalacje wokół pionów K2, W6a, K11, W4, K9, W2.

Biuro Projektów "INWEST - 3D" 06-400 Ciechanów ul. Sikorskiego 2/44	
Obiekt : Dom Studenta - przebudowa pokoi mieszkalnych z 3-osob. na 2-osob. z węzłem sanitarnym	Skala: 1 : 100
Adres : Ciechanów ul.Narutowicza	Data: 10.2020
Projektant : Andrzej Kwiatkowski Upr. Cie-69/87	Nr rys.
Nazwa rysunku : Instalacja wod. - k&h	4

Rzut II piętra

Budynek objęty opracowaniem

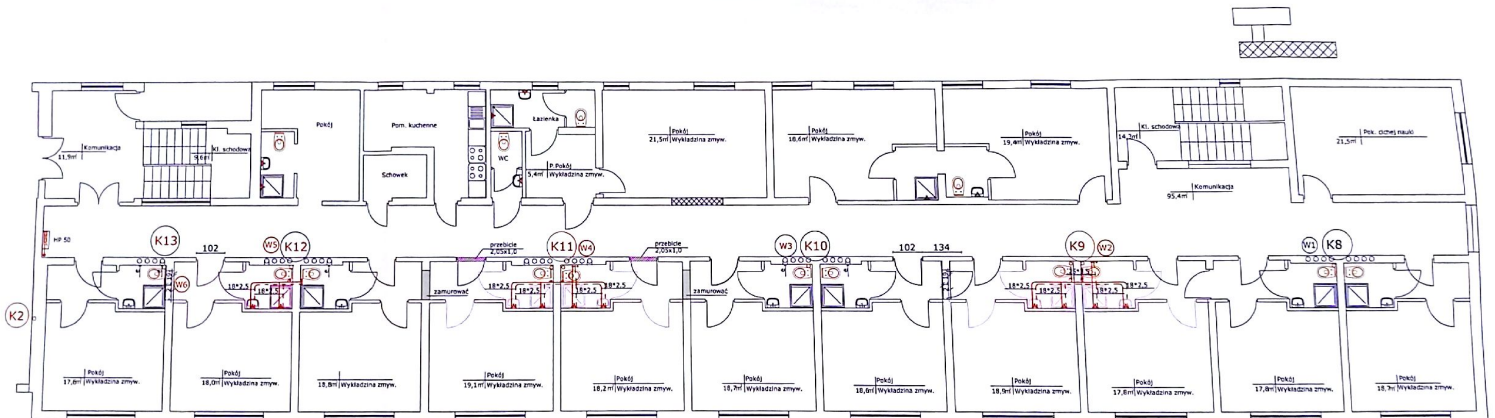


UWAGA : Do wykonania instalacje wokół pionów K12, W5, K11, W4, K9, W2.

Biuro Projektów "INWEST - 3D"		06-400 Ciechanów ul. Sikorskiego 2/44	
Objekt : Dom Studenta - przebudowa pokoi mieszkalnych z 3-osob. na 2-osob. z węzłem sanitarnym	Skala: 1 : 100		
Adres : Ciechanów ul. Narutowicza	Data: 10.2020		
Projektant : Andrzej Kwiatkowski Upr. Cie-69/87	Kr. rys.		
Nazwa rysunku : Instalacja wod. - kân.		5	

Rzut III piętra

Budynek objęty opracowaniem

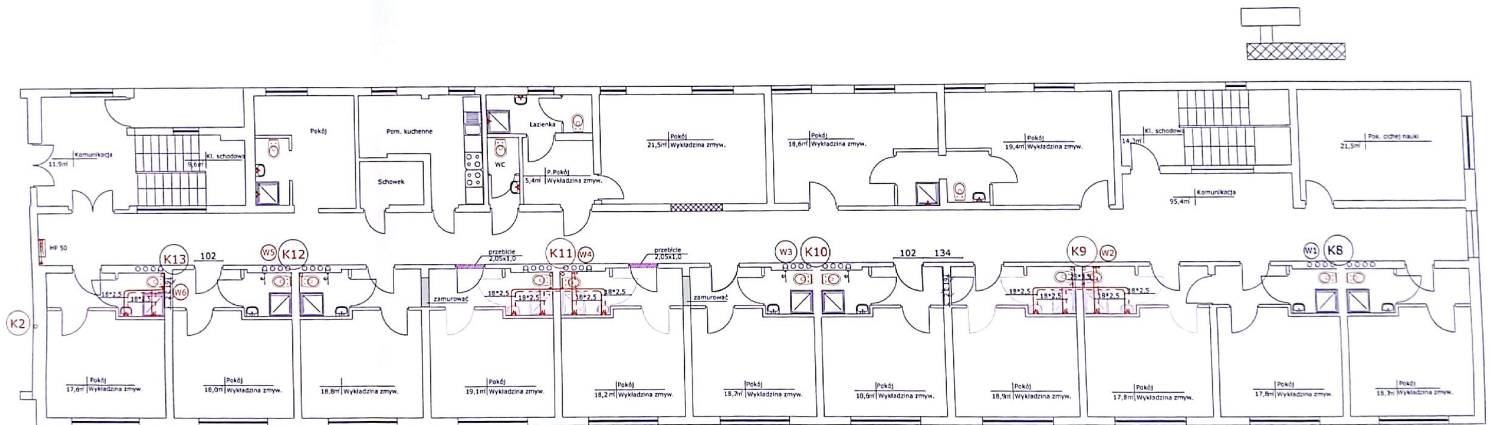

UWAGA : Do wykonania instalacje wokół pionów K13, W6, K11, W4, K9, W2.

Biuro Projektów "INWEST - 3D"	
06-400 Ciechanów ul. Sikorskiego 2/44	
Objekt : Dom Studenta - przebudowa pokoi mieszkalnych z 3-osob. na 2-osob. z węzłem sanitarnym	Skala: 1 : 100
Adres : Ciechanów ul. Narutowicza	Data: 10.2020
Projektant : Andrzej Kwiatkowski Upr. Cie-69/S7	Hr. rys. <i>[Signature]</i>
Nazwa rysunku : Instalacja wod. - Kan.	6